
 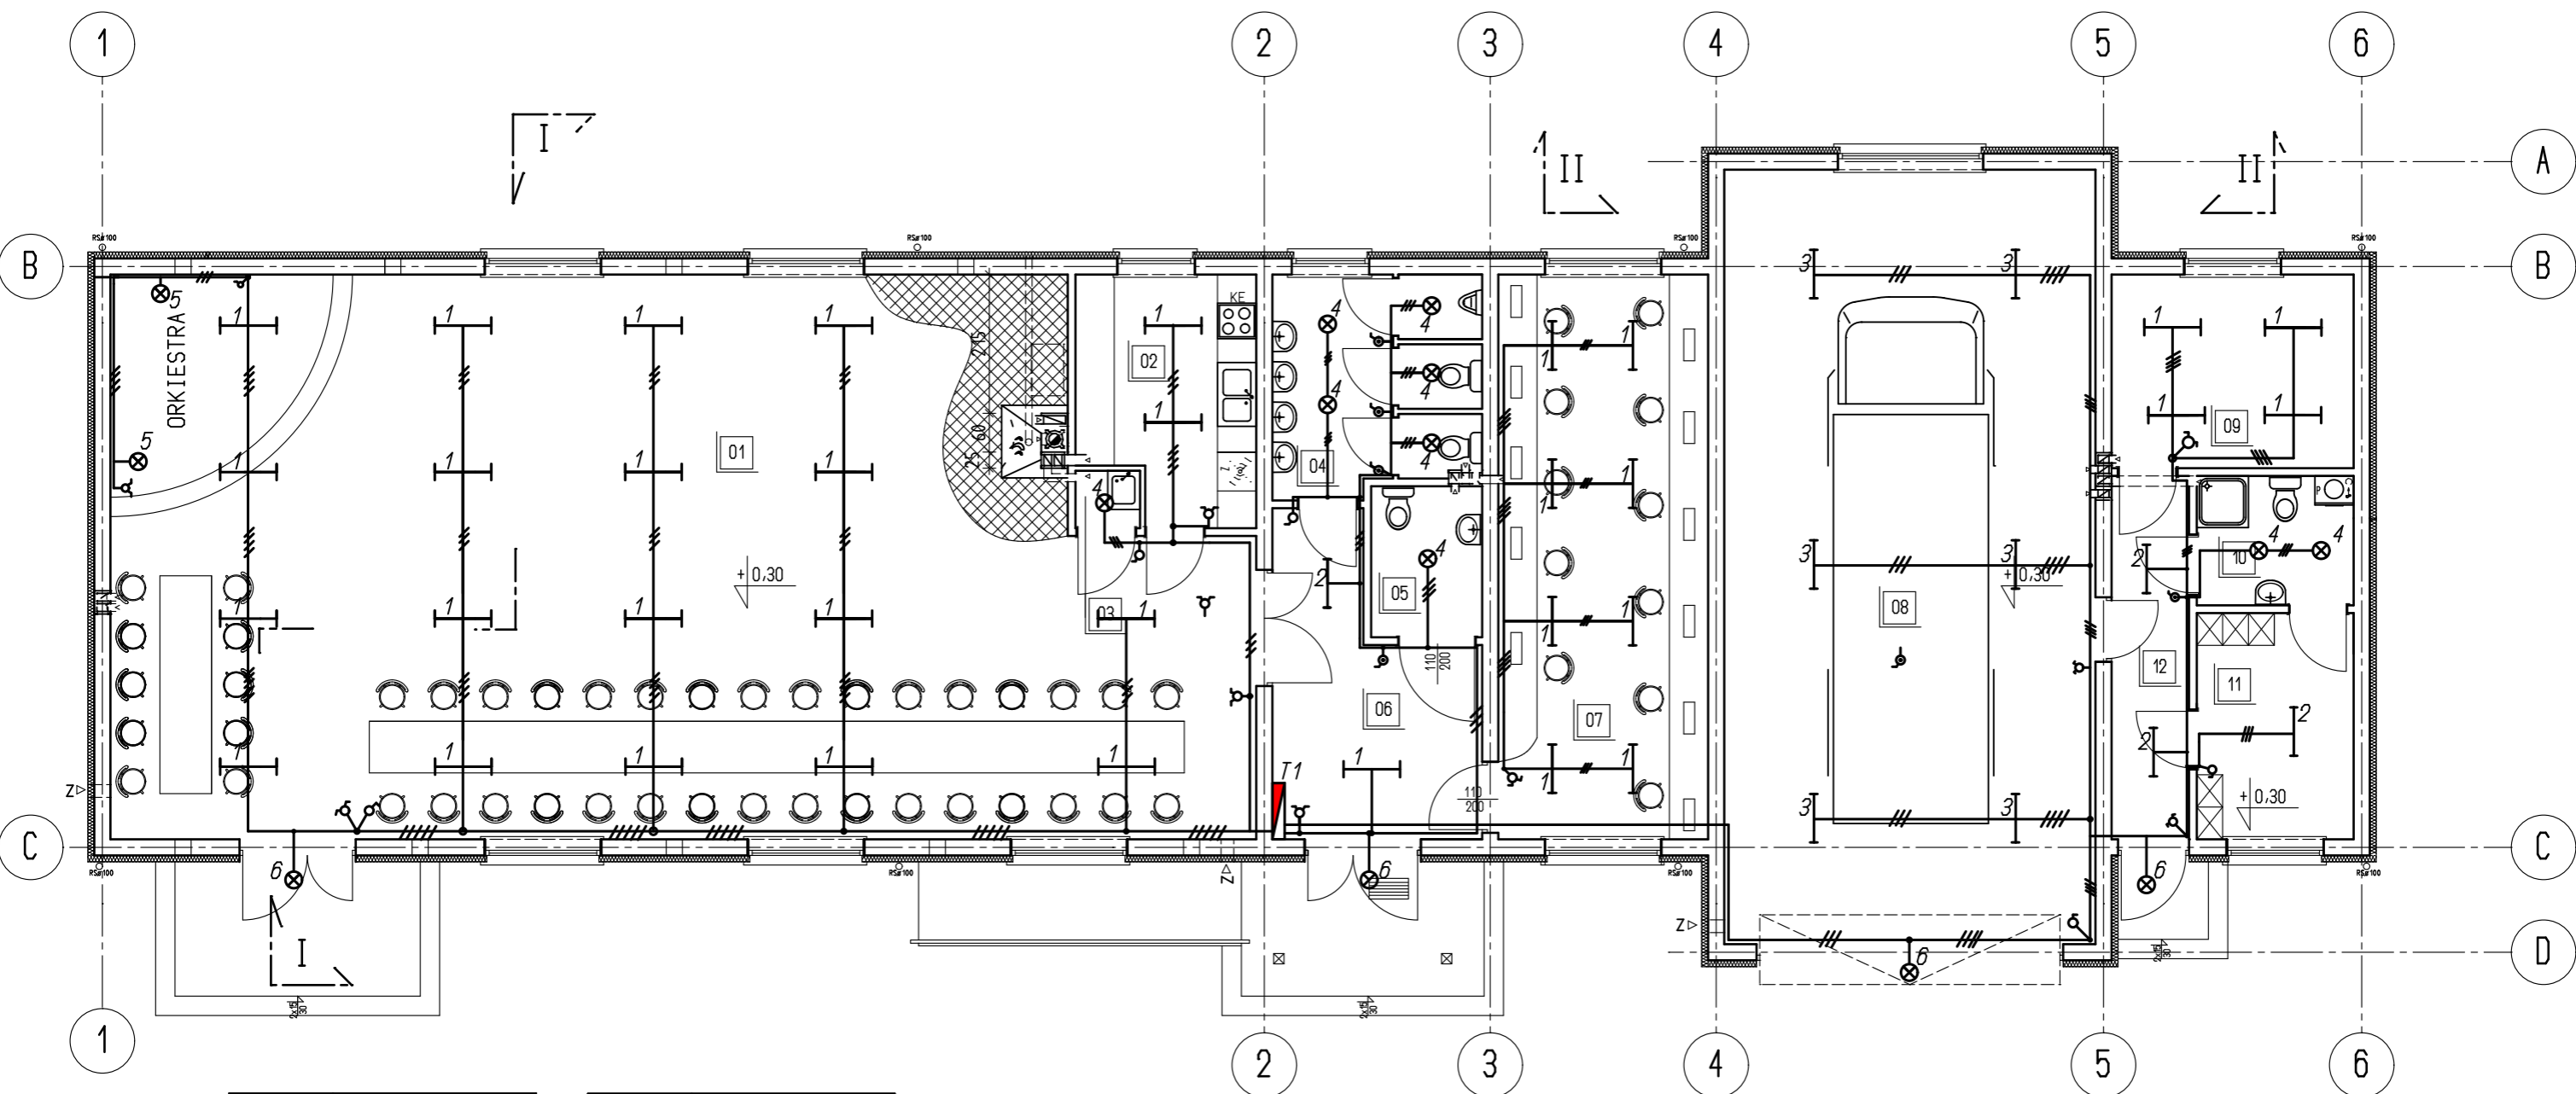


RZUT PARTERU -OSWIETLENIE skala 1: 100

Skala:




01	SWIETLICA
143,48m ²	terakota
02	KUCHNIA
9,95m ²	terakota
03	Pom gospodarcze
0,90m ²	terakota
04	W-C
10,51m ²	terakota
05	W-C NIEPEŁN
4,00m ²	terakota
06	KORYTARZ
13,06m ²	terakota

07	POM. KOMPUTEROWE
28,43m ²	terakota
08	GARAZ REMIZ
69,00m ²	terakota
09	POM. BIUROWE
11,25m ²	terakota
10	ŁAZIENKA
4,87m ²	terakota
11	SZATNIA
8,51m ²	terakota
12	KORYTARZ
6,76m ²	terakota

1. Oprawa jarzeniowa nasufitowa 2xTL-D 36W
 2. Oprawa jarzeniowa nasufitowa 2xTL-D 18W
 3. Oprawa jarzeniowa nasufitowa hermetyczna 2xTL-D 36W
 4. Plafoniera 230V 60W
 5. Kinkiet
 6. Oprawa porcelanowa hermetyczna 230V 40W
- ⊕ -Wylacznik 1-biegunowy z opóźnieniem p.t.

Pc= 3 10,72m²

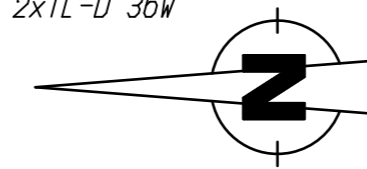

PROJ-BUD		PROJEKTOWANIE I NADZORY
<i>Malbork ul. Chopina 19/2 tel.kom. 0696-447-558</i>		
Nazwa i adres obiektu	BUDYNEK ŚWIETLICY Z REMIZĄ	branża ELEKTR
Tytuł	RZUT PARTERU -OSWIETLENIE	skala 1:100
Projektował	inż. Tadeusz Dymek upr.nr. 1693/EL/91	data 02.2009
		nr.rys. E-2