
 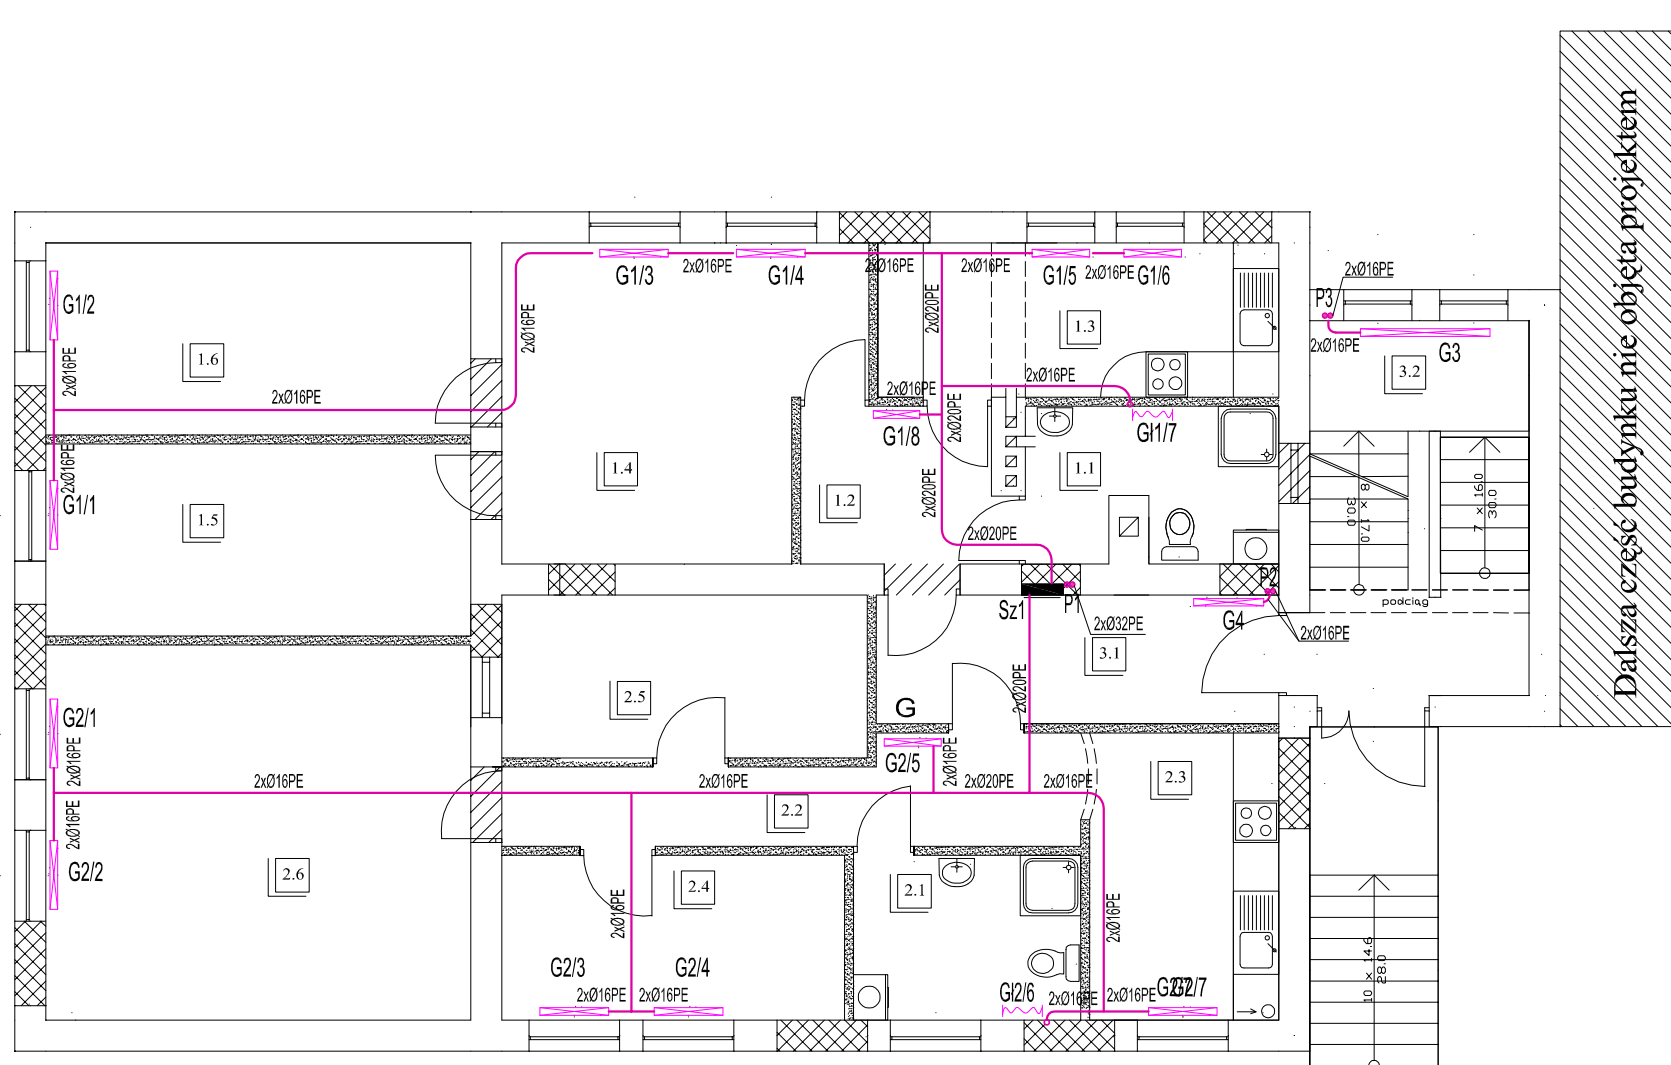


RZUT PARTERU skala 1:100

INSTALACJA CENTRALNEGO OGRZEWANIA

Skala:



MIESZKANIE NR.1

1.1	ŁAZIENKA
6,90m ²	terakota
1.2	KORYTARZ
5,25m ²	panele podlogowe
1.3	KUCHNIA
10,80m ²	terakota
1.4	POKÓJ
18,35m ²	panele podlogowe
1.5	POKÓJ
14,25m ²	panele podlogowe
1.6	POKÓJ
14,25m ²	panele podlogowe

69,80m²

MIESZKANIE NR.2

2.1	ŁAZIENKA
6,50m ²	terakota
2.2	KORYTARZ
9,25m ²	panele podlogowe
2.3	KUCHNIA
9,50m ²	terakota
2.4	POKÓJ
9,85m ²	panele podlogowe
2.5	GARDEROBA
10,40m ²	panele podlogowe
2.6	POKÓJ
27,85m ²	panele podlogowe

73,35m²

LEGENDA:

- P- Piony centralnego ogrzewania
- G- Grzejniki płytowe
- Gł- Grzejniki łazienkowe
- Sz - Szafka instalacyjna z ciepłomierzami

— przewody zasilające i powrotne instalacji c.o.

- ściany istniejące
- ściany nowo projektowane
- otwory zamurowane
- otwory do wykucia

CZĘŚCI WSPÓLNE

3.1	KORYTARZ
9,05m ²	terakota
3.2	KOMUNIKACJA
14,35m ²	terakota

23,40m²

PROJ-BUD

PROJEKTOWANIE I NADZORY
Malbork ul. H.Łasaka 4, tel.kom. 0696-447-558

Nazwa i adres obiektu	ZMIANA SPOSOBU UŻYTKOWANIA BUDYNKU SZKOŁY NA MIESZKANIA	branża: SANIT.
Tytuł	RZUT PARTERU INSTALACJA CENTRALNEGO OGRZEWANIA	Skala 1:100
Projektował:	inż. Maria Węgrowicz upr.nr. 1680/EL/91	Data 06.2010
Opracował:	inż. Jarostaw Pestka upr.nr. POM/0132/POOK/09	nr rys. S-7