
 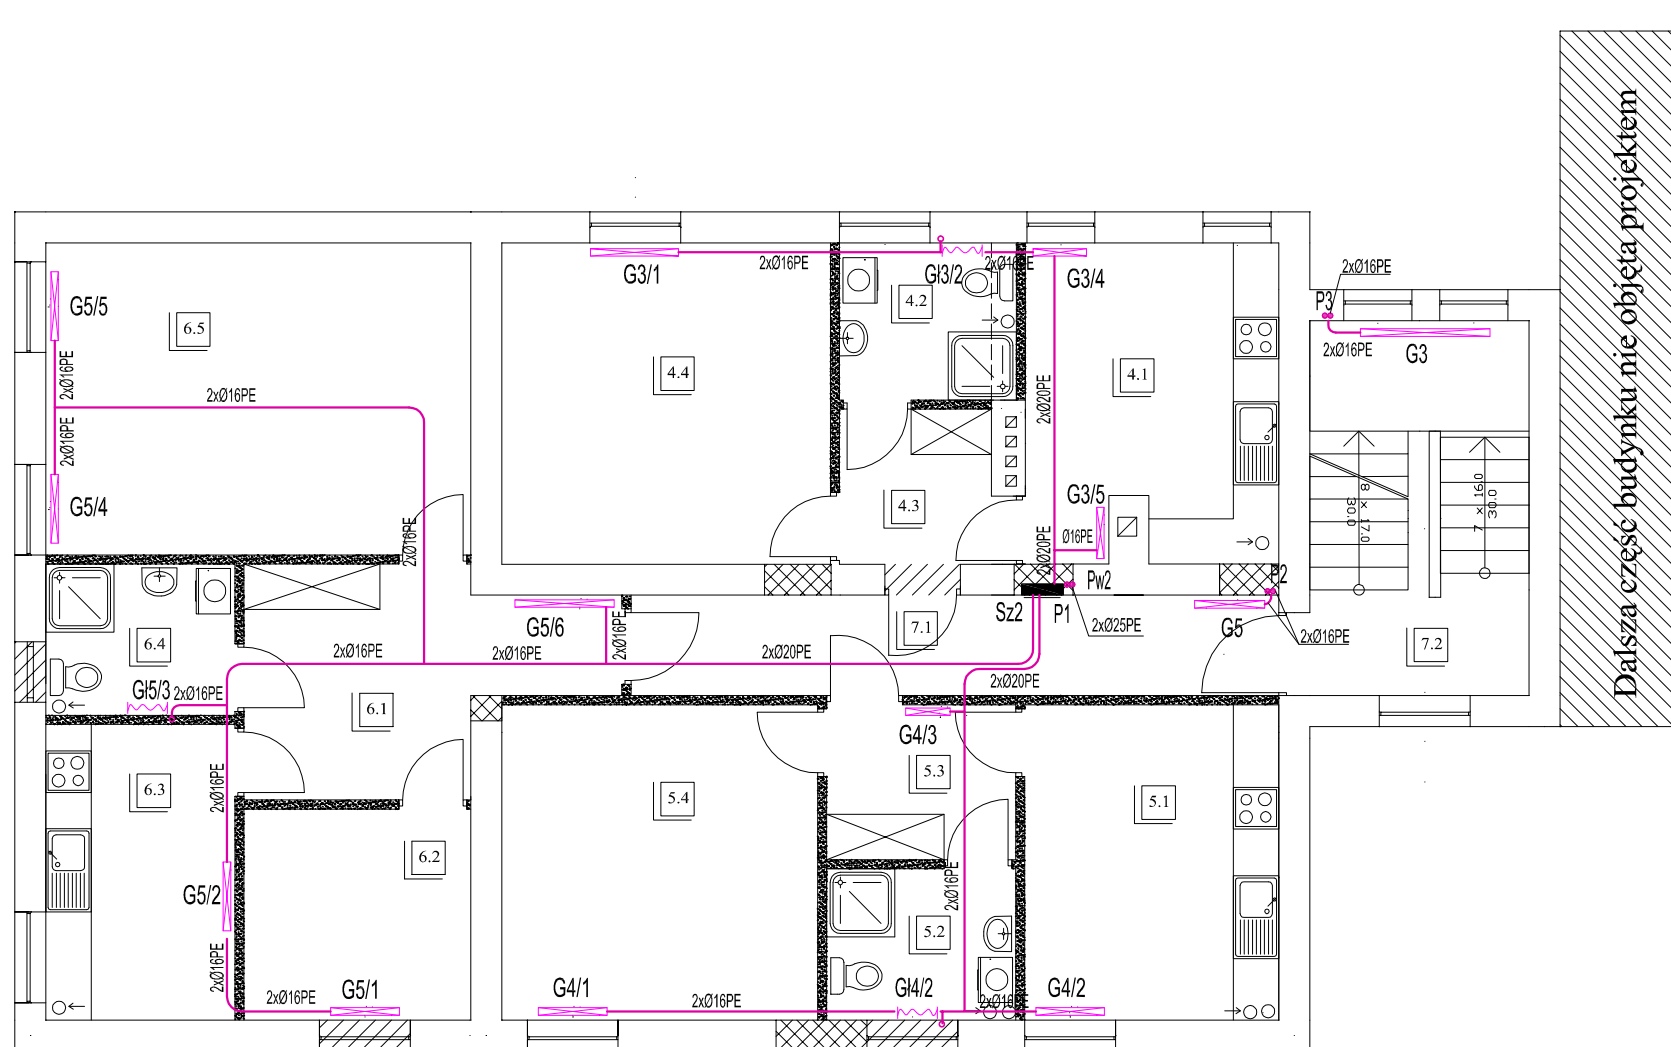


RZUT PIĘTRA skala 1:100

INSTALACJA CENTRALNEGO OGRZEWANIA

Skala:



MIESZKANIE NR.3

4.1	KUCHNIA
13,70m ²	terakota
4.2	ŁAZIENKA
4,80m ²	terakota
4.3	KORYTARZ
4,40m ²	panele podlogowe
4.4	POKÓJ
18,40m ²	panele podlogowe

41,30m²

MIESZKANIE NR.4

5.1	KUCHNIA
14,00m ²	terakota
5.2	ŁAZIENKA
5,00m ²	terakota
5.3	KORYTARZ
5,10m ²	panele podlogowe
5.4	POKÓJ
17,40m ²	panele podlogowe

41,50m²

MIESZKANIE NR.5

6.1	KORYTARZ
12,0m ²	panele podlogowe
6.2	POKÓJ
8,30m ²	panele podlogowe
6.3	KUCHNIA
9,70m ²	terakota
6.4	ŁAZIENKA
5,00m ²	terakota
6.5	POKÓJ
23,20m ²	panele podlogowe

58,20m²

LEGENDA:

- P- Piony centralnego ogrzewania
- G- Grzejniki płytowe
- Gł- Grzejniki łazienkowe
- Sz - Szafka instalacyjna z ciepłomierzami

— przewody zasilające i powrotne instalacji c.o.

- ściany istniejące
- ściany nowo projektowane
- otwory zamurwane
- otwory do wykucia

CZĘŚCI WSPÓLNE

7.1	KORYTARZ
11,35m ²	terakota
7.2	KOMUNIKACJA
14,35m ²	terakota

25,70m²

Dalsza część budynku nie objęta projektem

PROJ-BUD PROJEKTOWANIE I NADZORY		
Malbork ul. H.Lasaka 4, tel.kom. 0696-447-558		
Nazwa i adres obiektu	ZMIANA SPOSOBU UŻYTKOWANIA BUDYNKU SZKOŁY NA MIESZKANIA	branża: SANIT.
Tytuł	RZUT PIĘTRA INSTALACJA CENTRALNEGO OGRZEWANIA	Skala 1:100
Projektował:	inż. Maria Węgrowicz upr.nr. 1680/EL/91	Data 06.2010
Opracował:	inż. Jarostaw Pestka upr.nr. POM/0132/POOK/09	nr rys. S-8