
 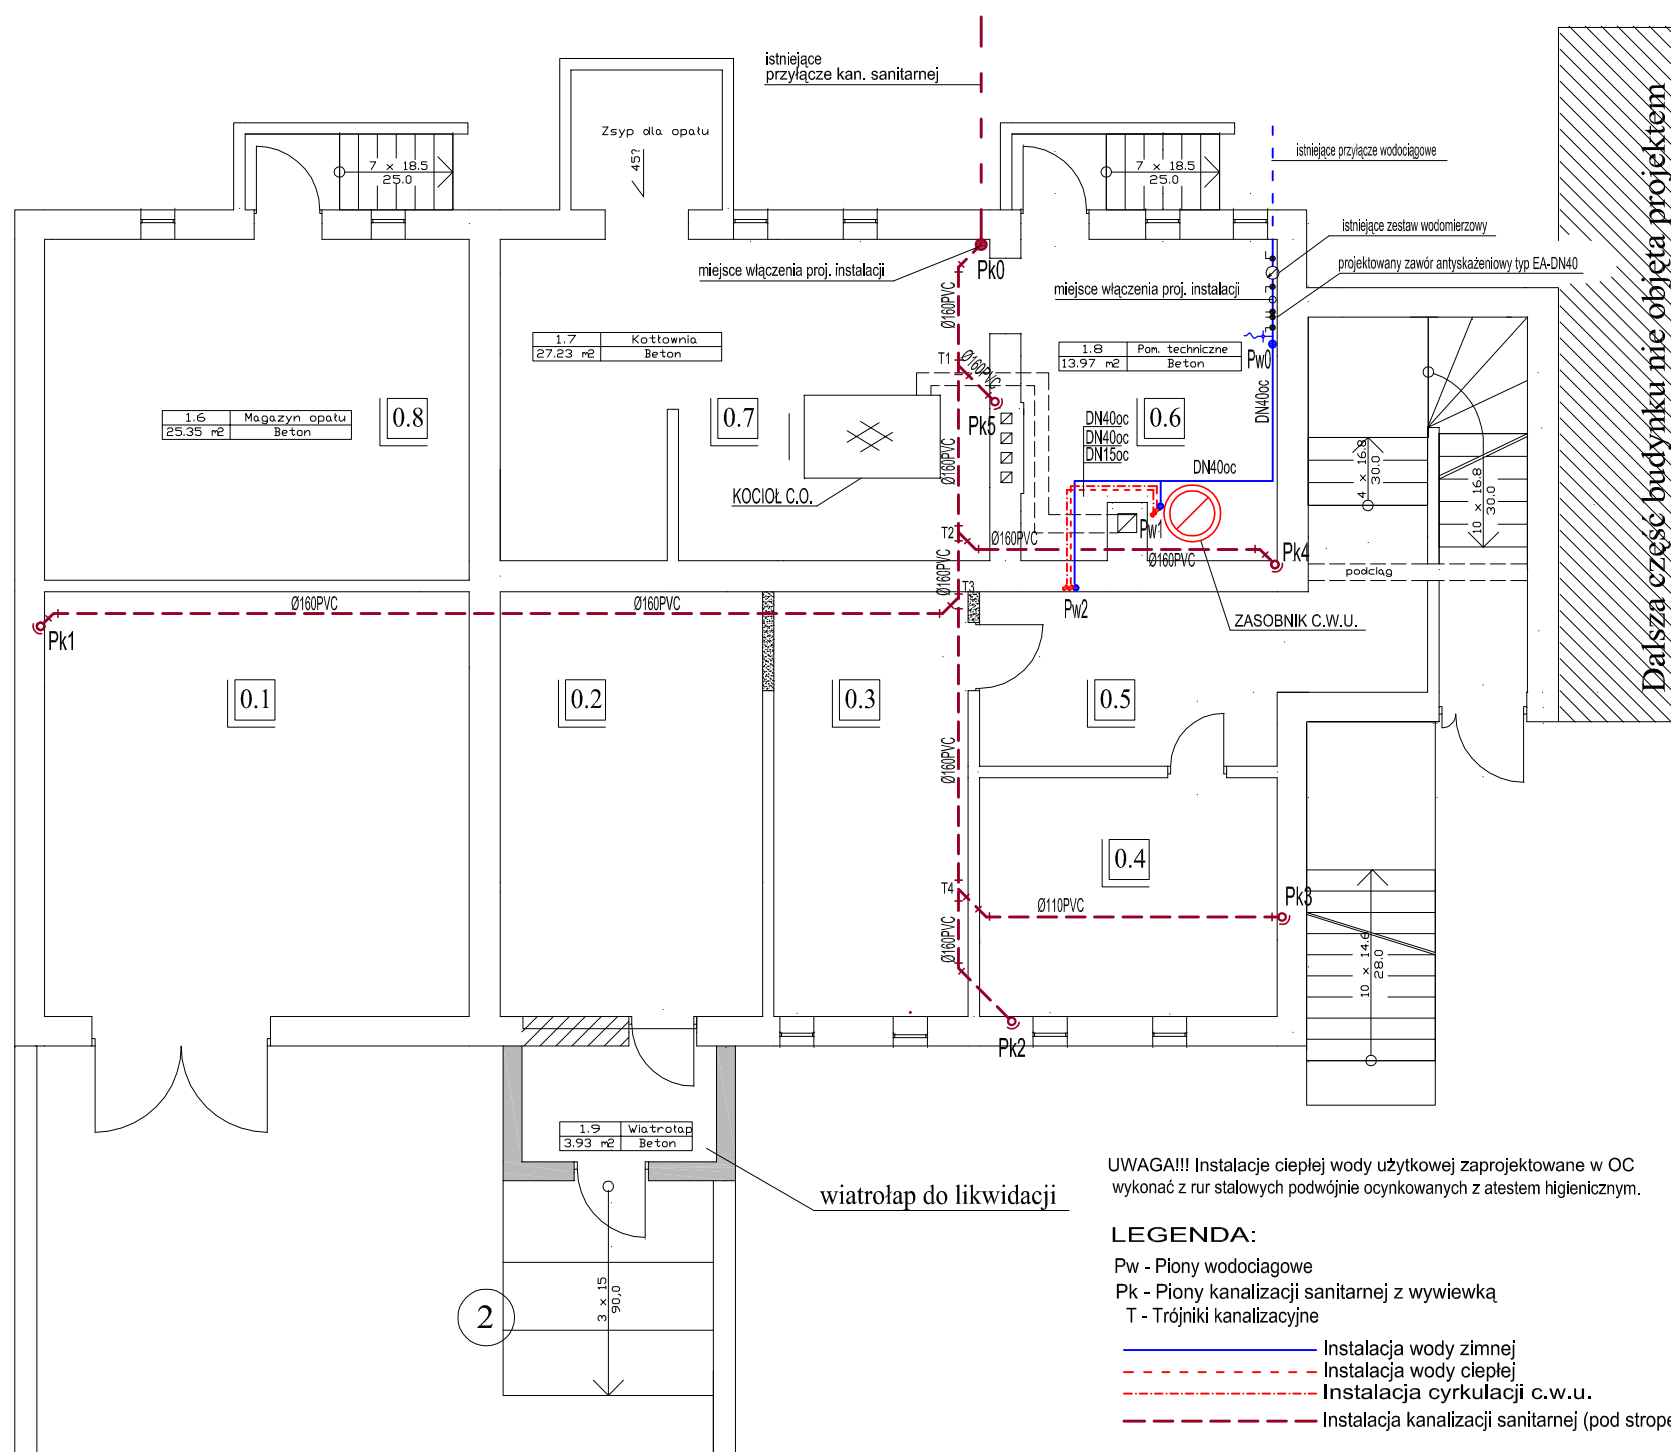


RZUT PIWNICY skala 1:100
INSTALACJA WOD.-KAN

Skala:



PIWNICA

0.1	GARAŻ
31,58 m ²	Posadzka betonowa
0.2	GARAŻ
19,50m ²	Gres
0.3	POM. PIWNICZNE
14,40m ²	Gres
0.4	POM. PIWNICZNE
12,45 m ²	Posadzka betonowa
0.5	KOMUNIKACJA
17,80m ²	Gres
0.6	POM. TECHNICZNE
13,97m ²	Posadzka betonowa
0.7	KOTŁOWNIA
27,23 m ²	Posadzka betonowa
0.8	POM. PIWNICZNE
25,35m ²	Posadzka betonowa

162,28 m²

UWAGA!!! Instalacje ciepłej wody użytkowej zaprojektowane w OC wykonać z rur stalowych podwójnie ocynkowanych z atestem higienicznym.

LEGENDA:

- Pw - Piony wodociągowe
- Pk - Piony kanalizacji sanitarnej z wywiewką
- T - Trójniki kanalizacyjne
- Instalacja wody zimnej
- - - Instalacja wody ciepłej
- · - · - Instalacja cyrkulacji c.w.u.
- - - - Instalacja kanalizacji sanitarnej (pod stropem)

- ściany istniejące
- ściany nowo projektowane
- otwory zamurowane
- otwory do wykucia
- ściany do wyburzenia

PROJ-BUD PROJEKTOWANIE I NADZORY		
Malbork ul. H.Lasaka 4, tel.kom. 0696-447-558		
Nazwa i adres obiektu	ZMIANA SPOSOBU UŻYTKOWANIA BUDYNKU SZKOŁY NA MIESZKANIA	branża: SANIT.
Tytuł	RZUT PIWNICY INSTALACJA WOD.-KAN	Skala 1:100
Projektował:	inż. Maria Węgrowicz upr.nr. 1680/EL/91	Data 06.2010
Opracował:	inż. Jarostaw Pestka upr.nr. POM/0132/POOK/09	nr rys. S-1